

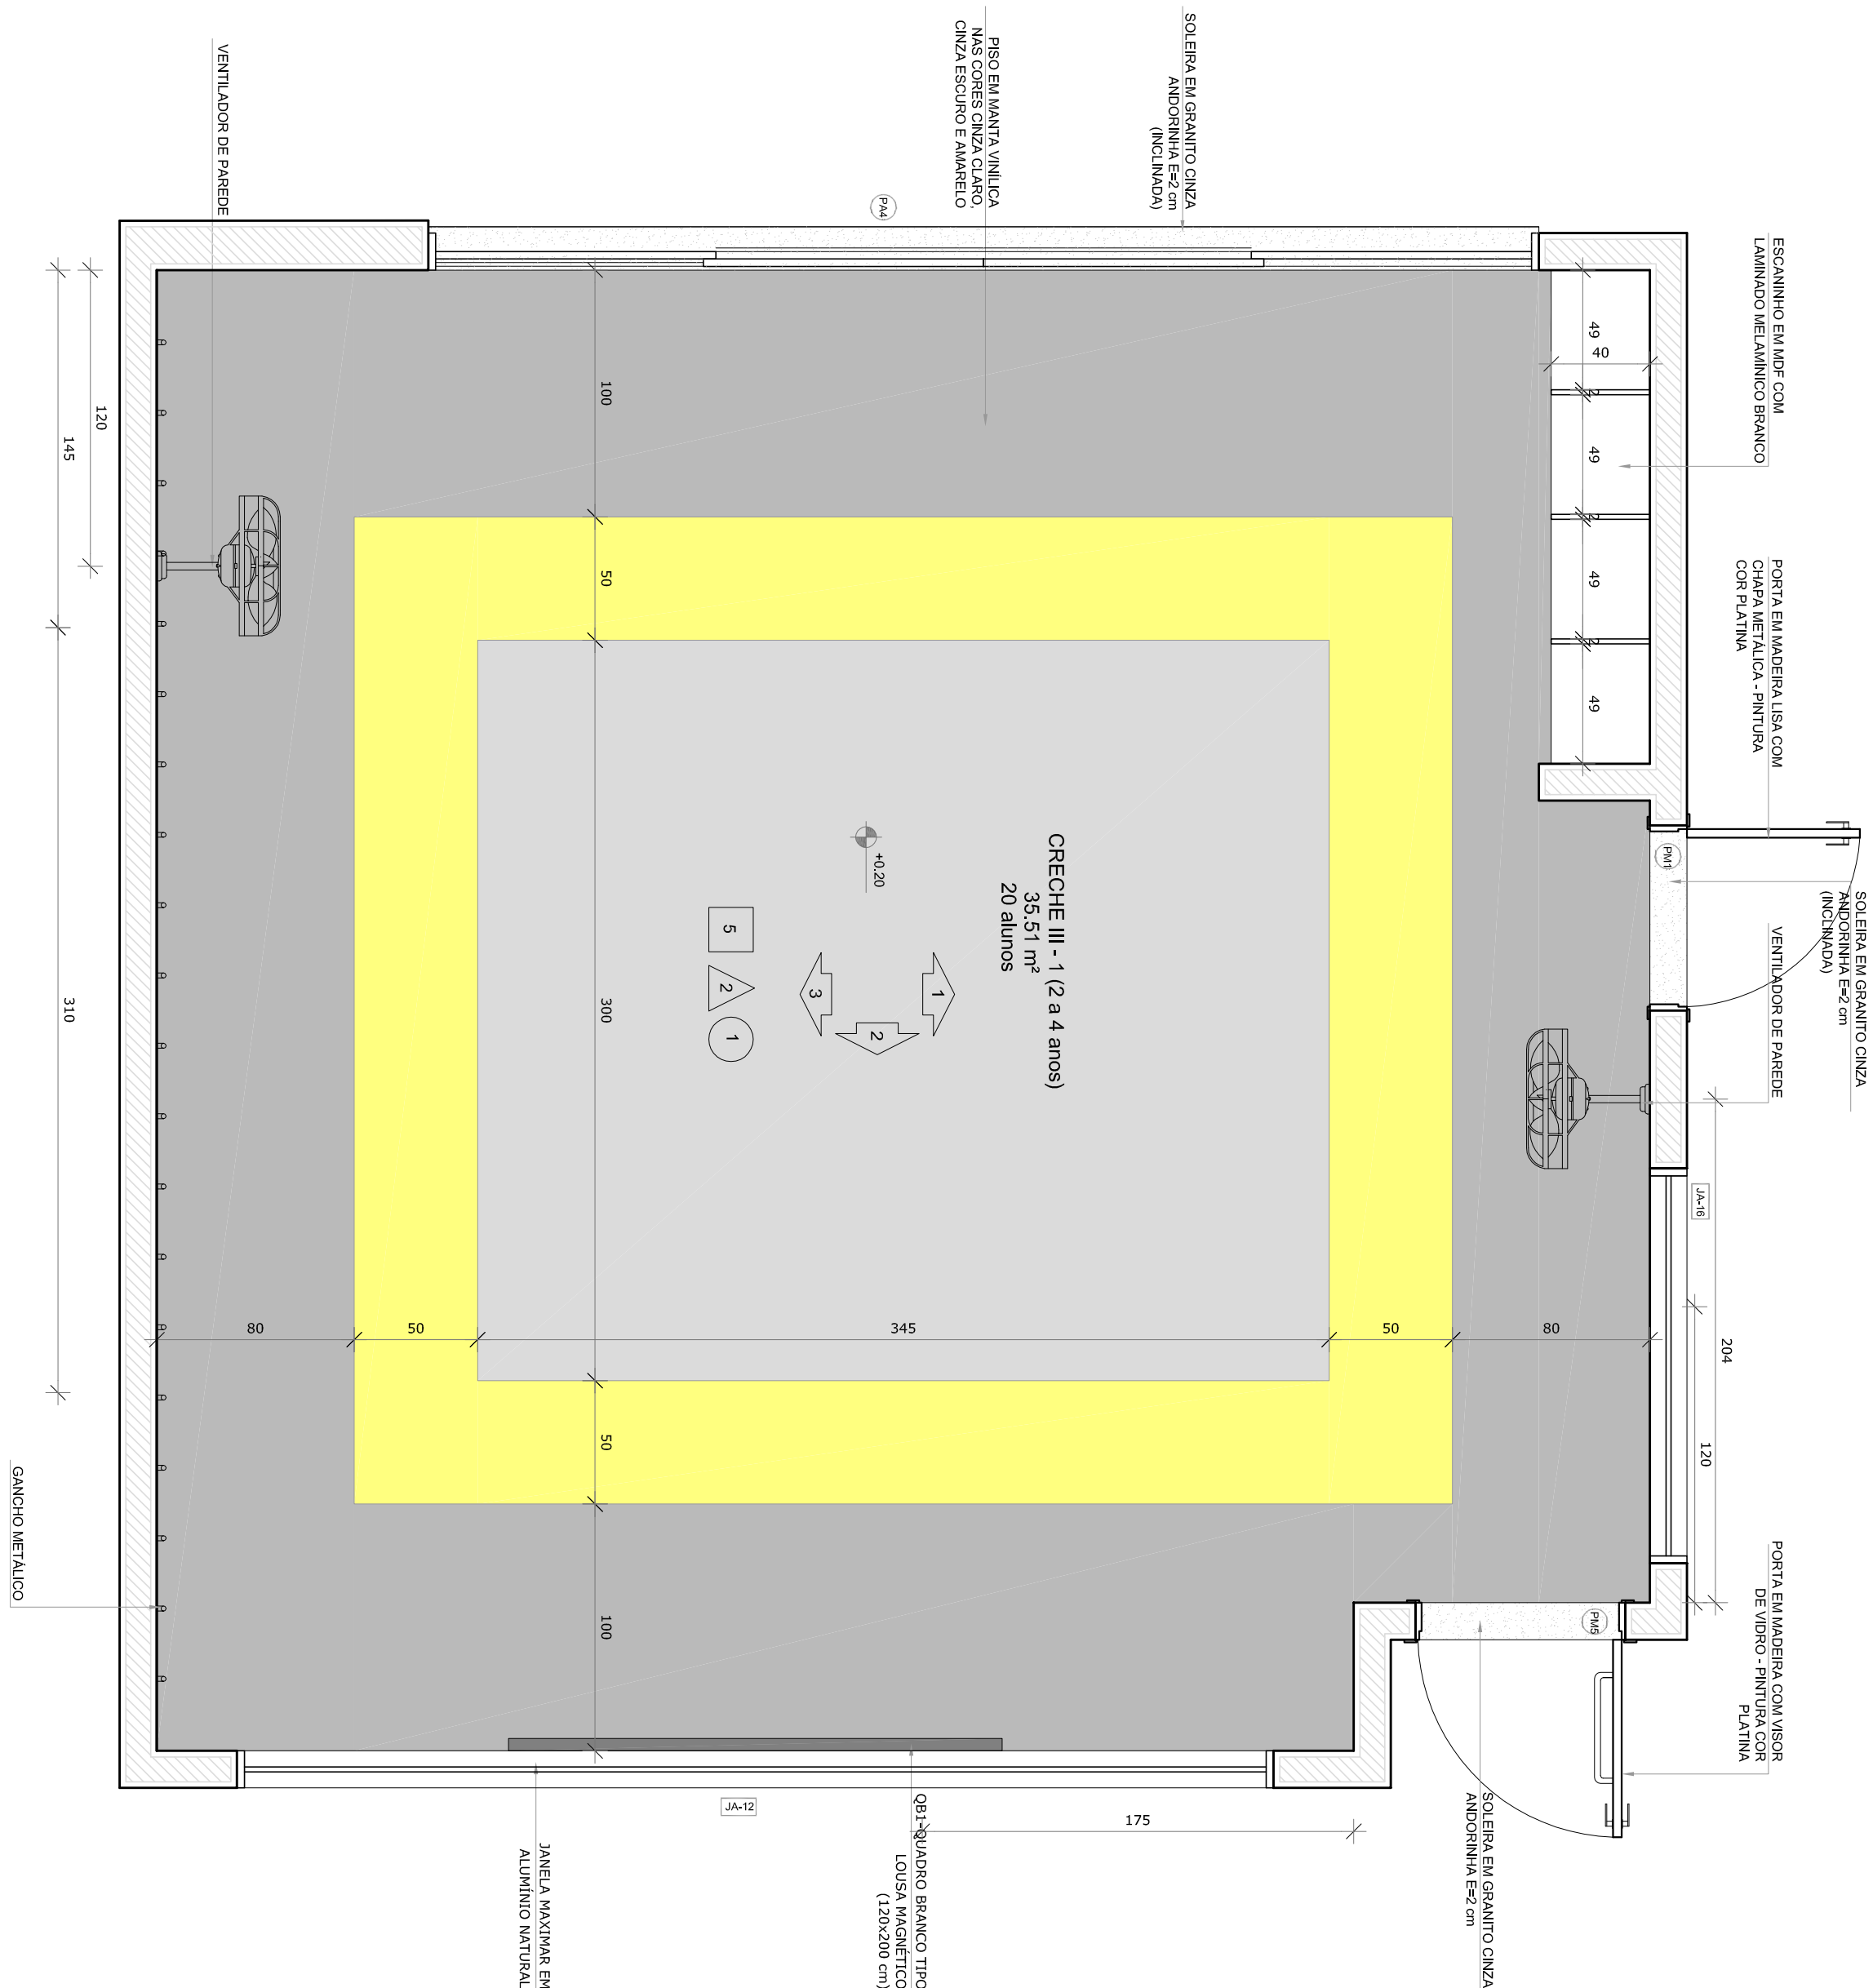



1 CRECHE III-1
ESCALA 1/25

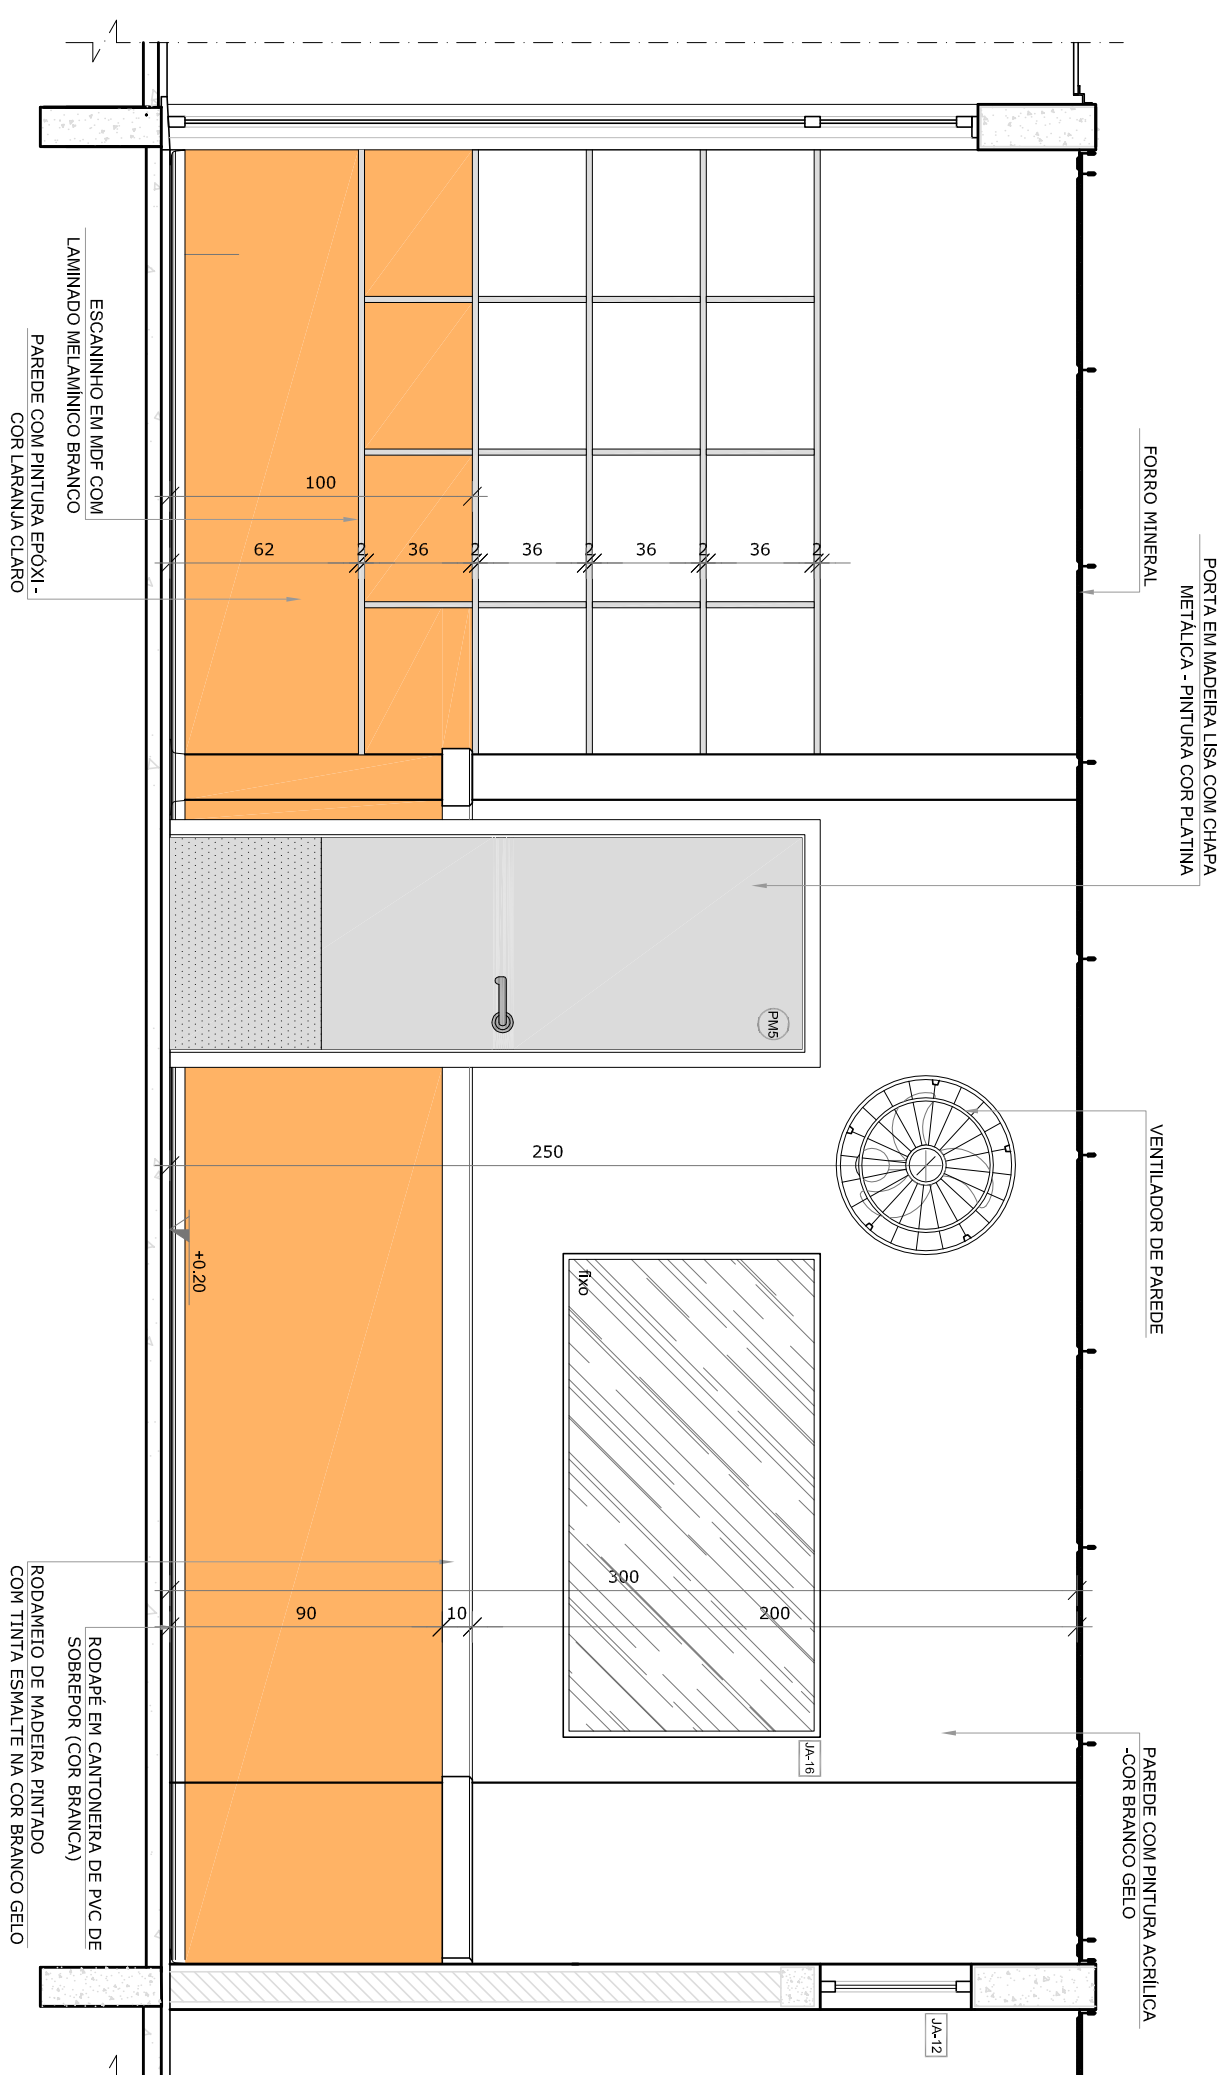

PLANTA BAIXA CRECHE II-1

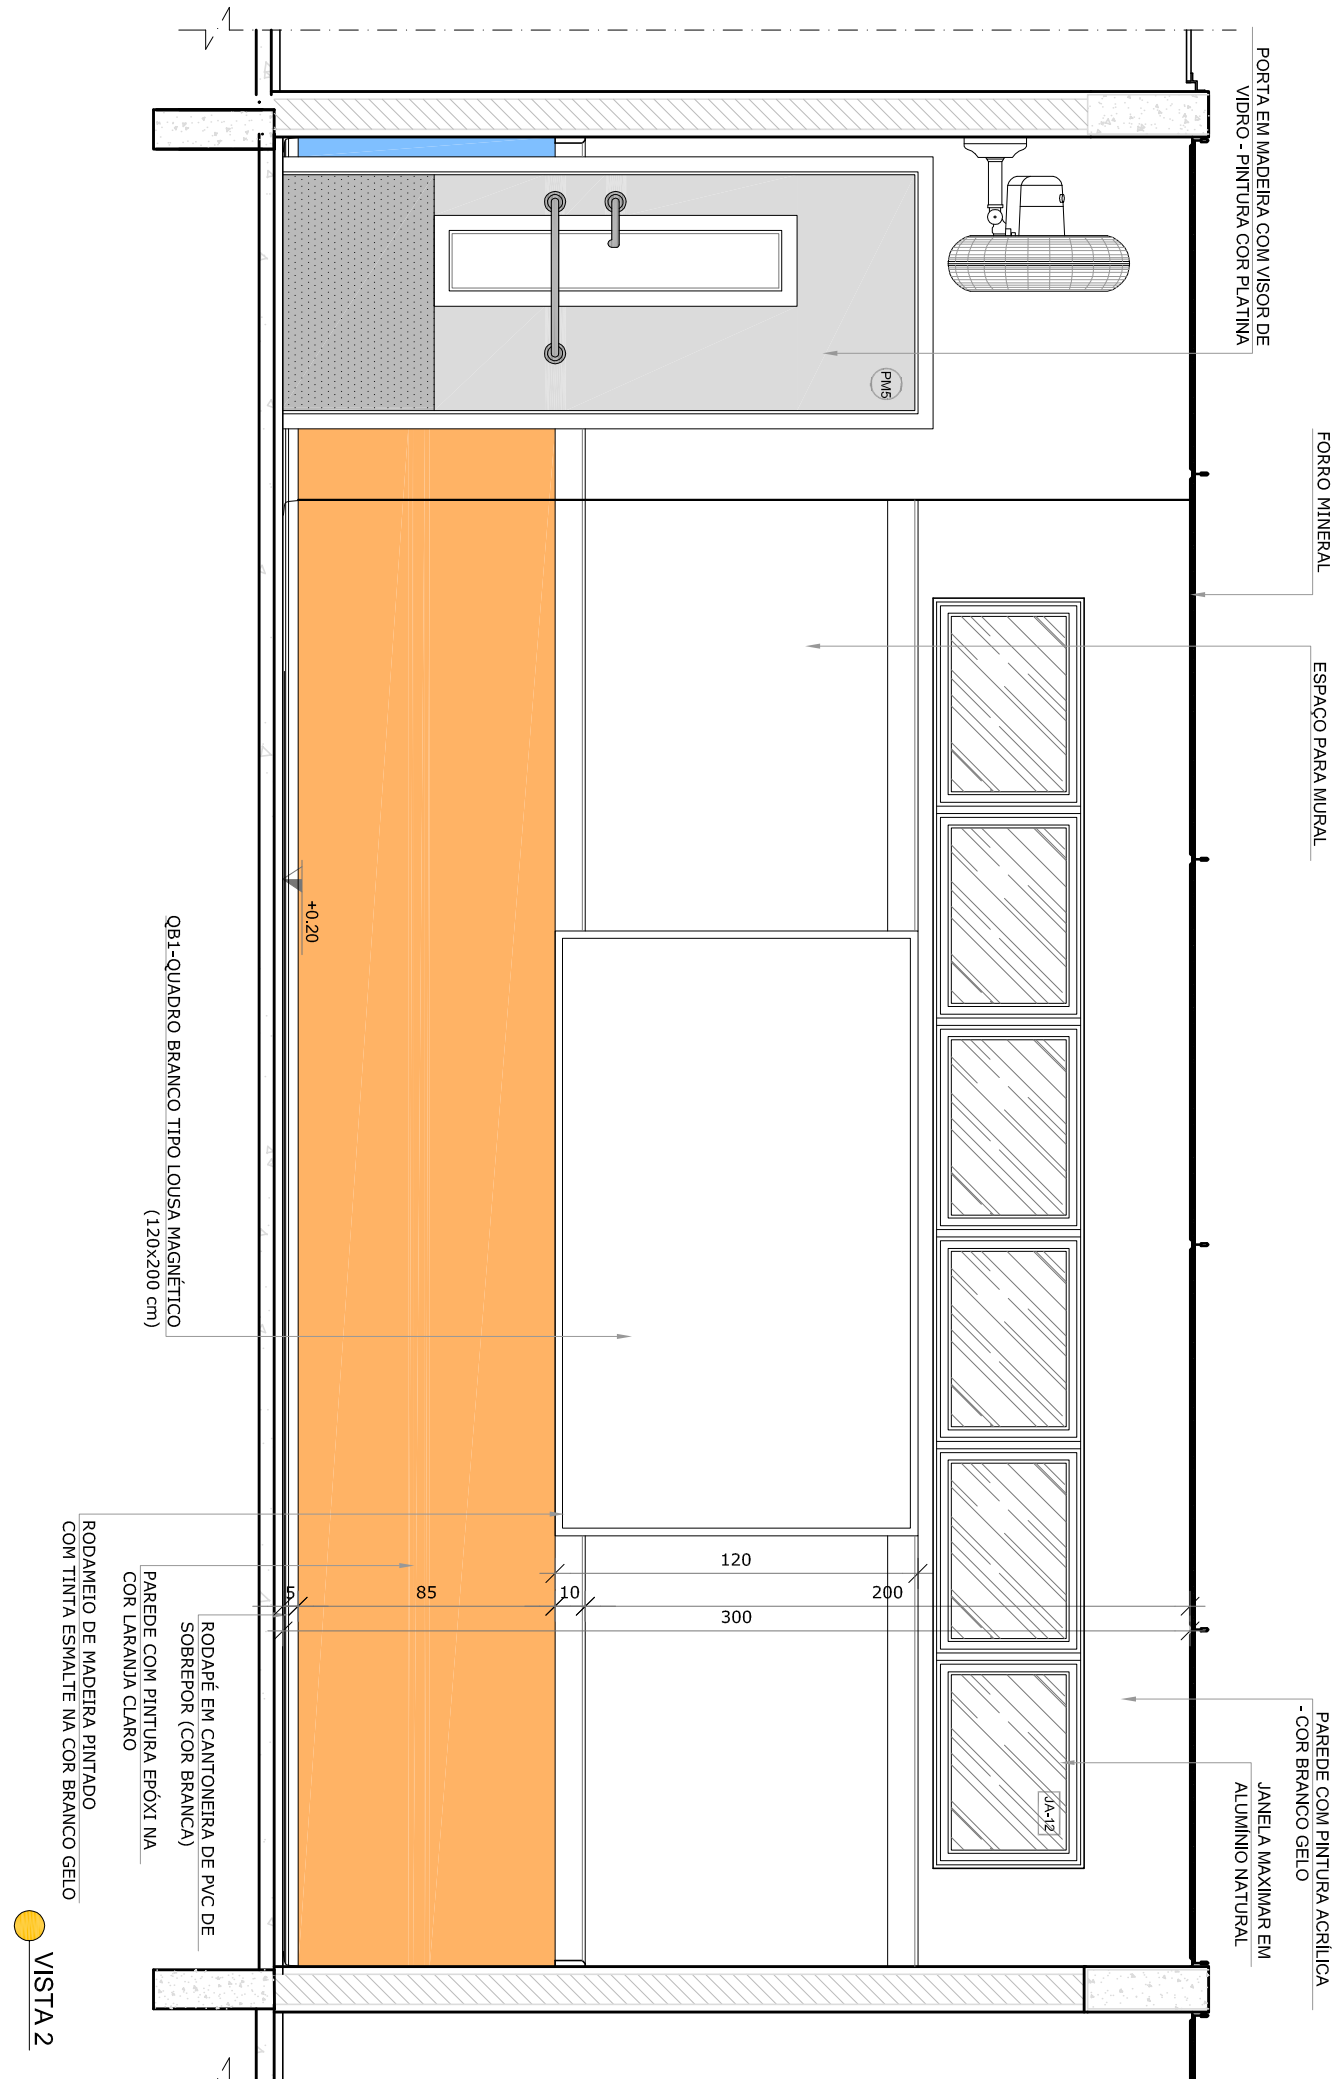

*OBS.: CADA SALA DE AULA APRESENTA COMBINAÇÃO DIFERENTE DE CORES DE PISO E PAREDE. PARA A EXECUÇÃO DEVERÃO SER OBSERVADAS AS INDICAÇÕES DE REVESTIMENTOS EM PLANTA BAIXA (PRANCHA TIPO1-ARQ-PIB-GERO-02_R00) - E PAGINAÇÃO DE PISO (PRANCHA TIPO1-ARQ-PIG-GERO-09_R00)

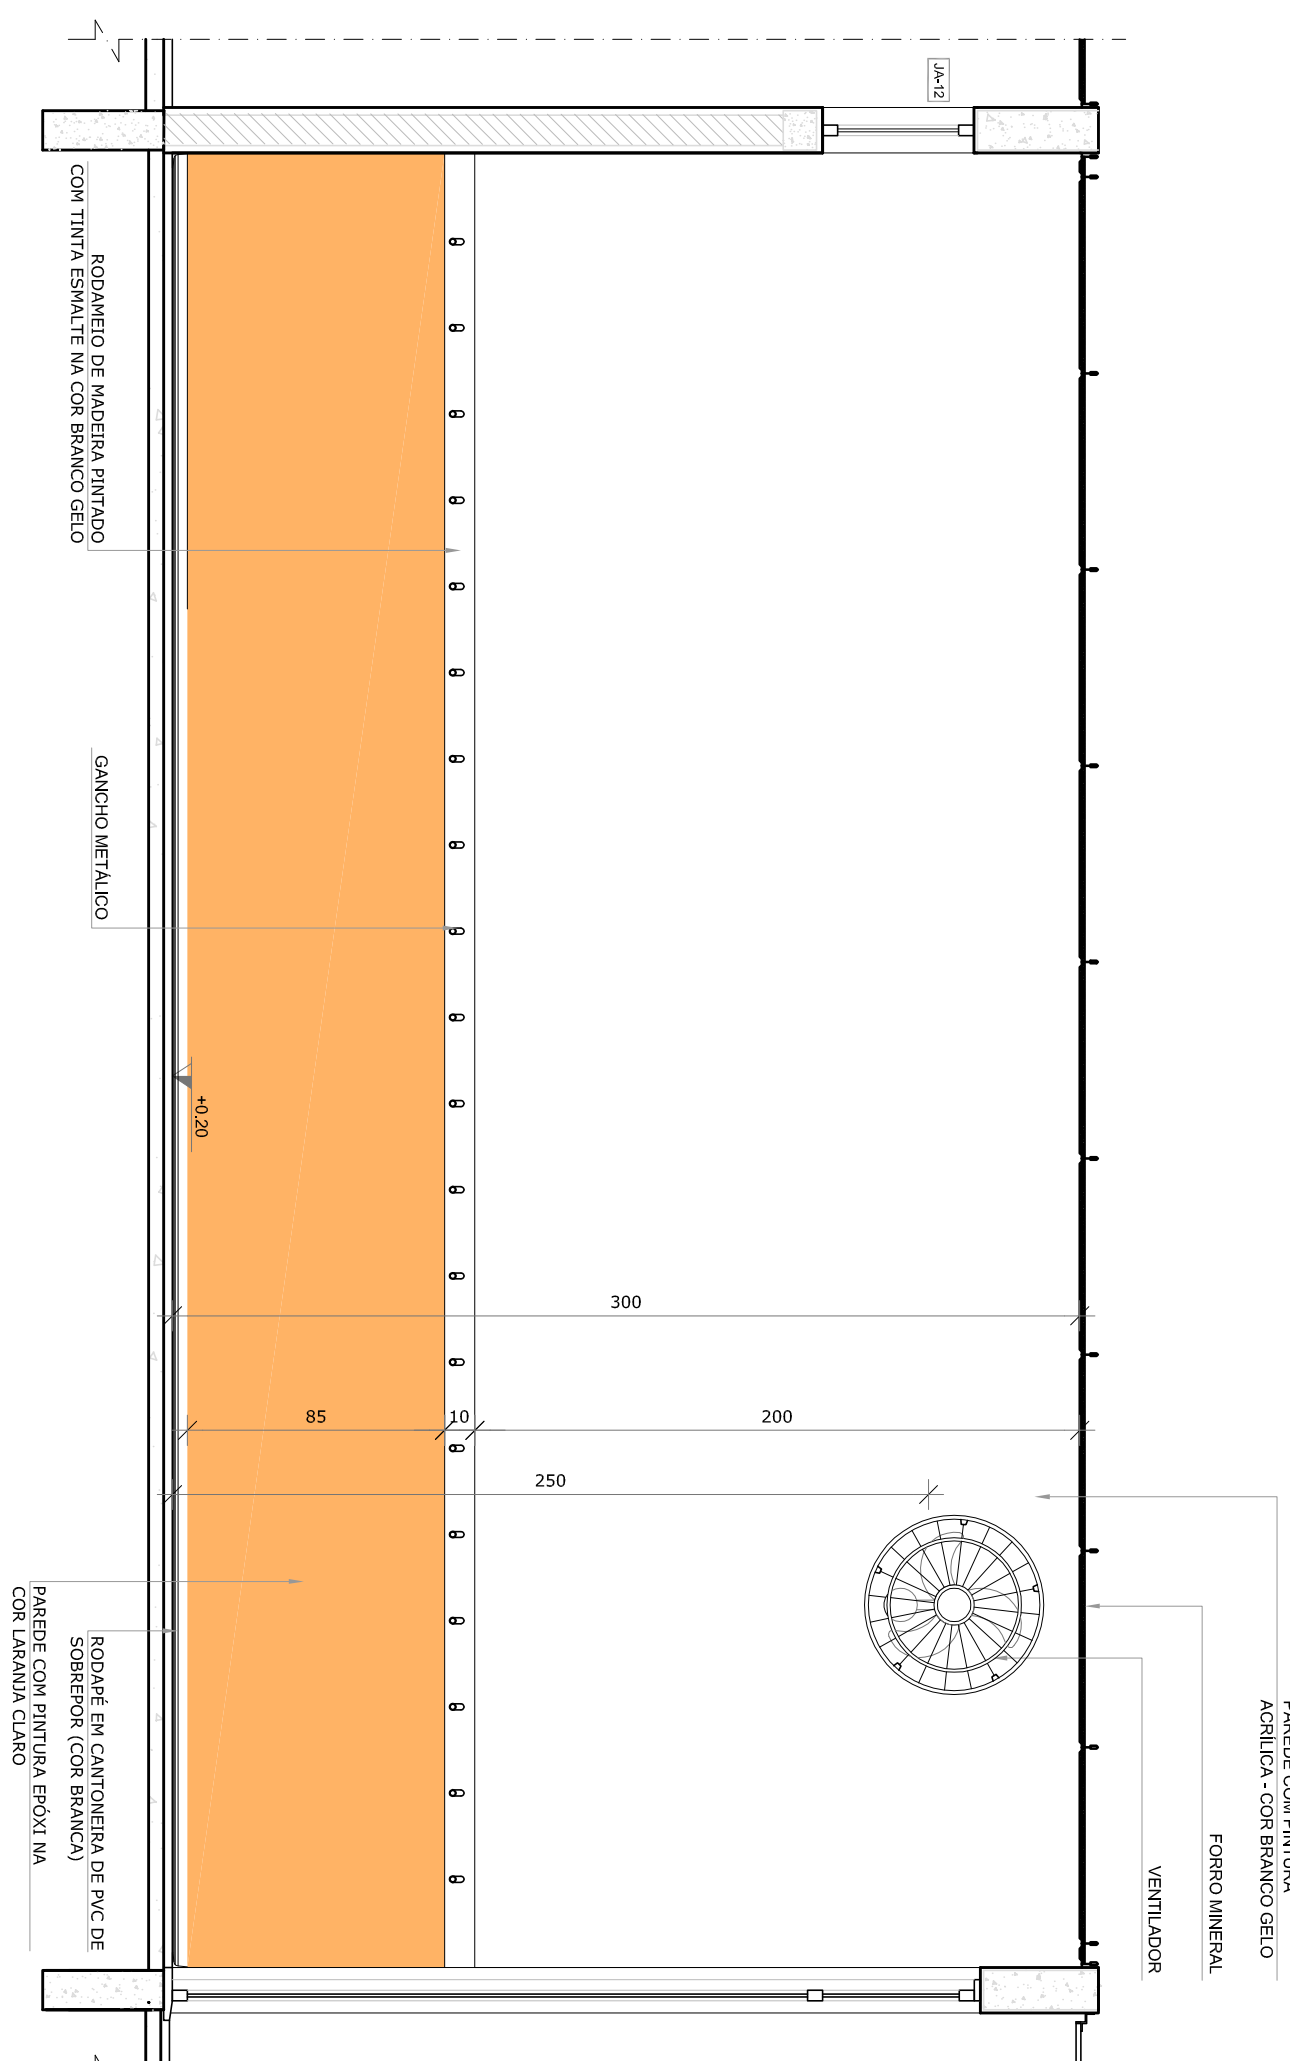


NOTAS

- MEDIDAS ANTES EM METROS;
- VERIFICAÇÃO PSÍQUICA SAVA DOS PLANEJES NO PROJETO ESTRUTURAL;
- VERIFICAÇÃO DESEMPENHO DESEMPENHO DE DETALHAMENTO;
- EM CASO DE FALHA DE INFORMAÇÕES INTER O PROJETO ORÇAMENTO E MEMÓRIA DESCRITIVO, PREVIA E A INFORMAÇÃO CONTIDA NOS DESENHOS;
- ALTERAÇÕES NESTE PROJETO SOMENTE COM AUTORIZAÇÃO EXPRESSA DO PNDE

REFERÊNCIAS:

- PLANTILLA DE QUANTITATIVOS;
- MEMÓRIA DESCRITIVO E ESPECIFICAÇÕES TÉCNICAS

LEGENDA:	
	INDICAÇÃO MISTAS PLANTA E CORTE
	INDICAÇÃO DE CORRES
	INDICAÇÃO DE FACHOS
	INDICAÇÃO DE PORTAS E JANELAS
	INDICAÇÃO DE VISTAS
	ESPECIFICAÇÕES DE MATERIAIS
	INDICAÇÃO DE EIXOS
	INDICAÇÃO DE ELEMENTOS (BANDEIRAS, PORTINHAS E ETC.)

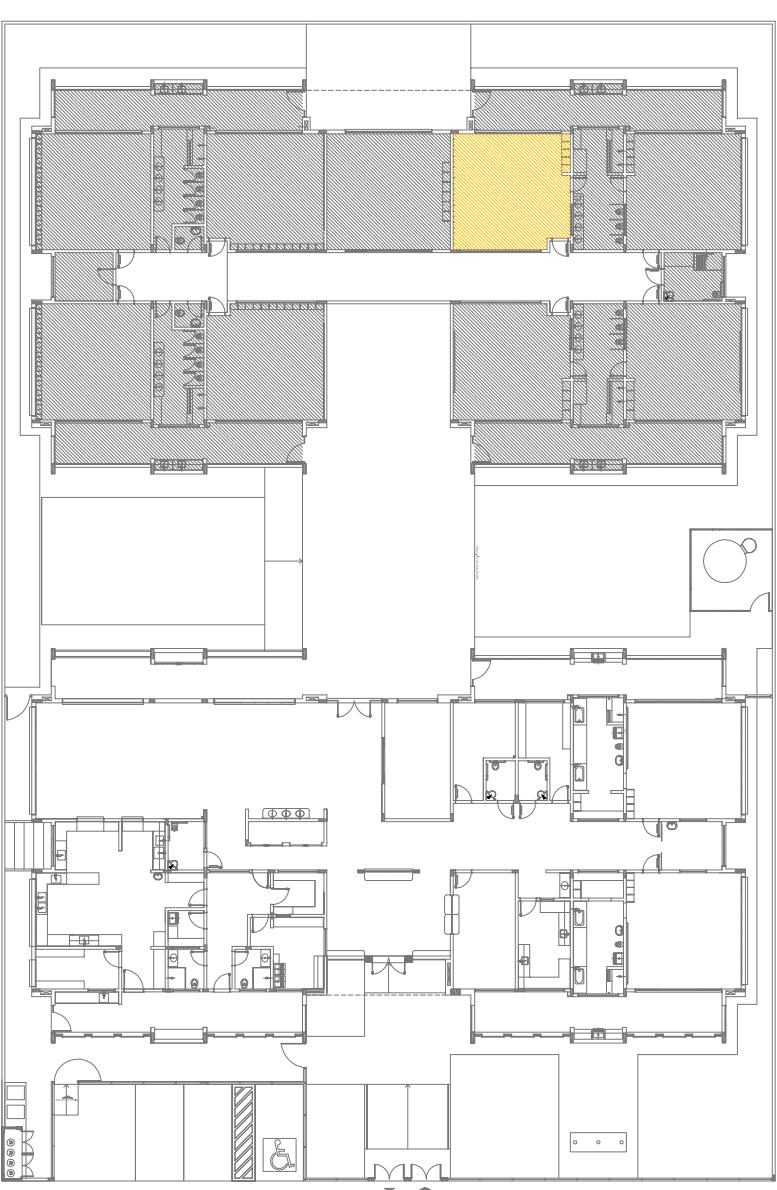

CONTROLE DE REVISÕES	
Nº	DATA
02	JANEIRO 2017
Atendimento a NBR 9050/2015; Atendimento: quitação de áreas, acabamento frontal, sanitários fixantes 1 e 2, altura da pia/baldade, moldura de acabamento, altura e largura nos sanitários, cor dos pedreiros das paredes e altura das portas; Conformidade da grande circulação de acesso ao sanitário, cor dos pedreiros das paredes e altura das portas; Atendimento parafusos + saniti para tubulação horizontal e desbasteamento, alteração da altura da pia/baldade;	
01	JULHO 2016
Atendimento parafusos + saniti para tubulação horizontal e desbasteamento, alteração da altura da pia/baldade;	
	DESCRIÇÃO

Ministério da Educação	
	
PROJETO PADRÃO - FUNDE	
PROPRIETÁRIO :	
ENDEREÇO:	
MUNICÍPIO – UF:	
PROPRIETÁRIO	
RESP. TÉCNICO	CREIA
AUTOR DO PROJETO	CAU
DJFO	CREA
	RA

OBSERVAÇÕES:	
PROGRAMA PROINFÂNCIA - PROJETO TIPO 1	
PROJETO DE ARQUITETURA	
CONSERVAÇÃO CGEST - Condernação Estrutural de Infraestrutura Educatonal	
AMPLIAÇÃO DO BLOCO B CRECHE III-1	
FICHA Nº 01 R.01 R.02	ESPALHA 1/25 DATA EMISSÃO JANEIRO/2016
PRONCHA	34/38



MUNICIPIO SÃO JOSE DO VALE DO RIO PRETO

RUA PROFESSORA MARIA EMÍLIA ESTEVES, Nº 691 - CENTRO

SJVRP/RJ - CEP: 25780-000

FONE (24) 2224-7404



CÓDIGO DE ACESSO

627FF51A56484FFAB06A4691B9CF35CD

VERIFICAÇÃO DAS ASSINATURAS

Este documento foi assinado digitalmente/eletronicamente pelos seguintes signatários nas datas indicadas

Para verificar a validade das assinaturas acesse o link abaixo

<https://sjvriopreto.flowdocs.com.br/public/assinaturas/627FF51A56484FFAB06A4691B9CF35CD>